



LEGENDA

	Cabo de cobre nu 50mm ² enterrado (A INSTALAR);
	Caixa de aterramento 30cm de concreto com tampa de concreto e haste copeerweld 2,44m;
	Conector para cabo de cobre nu 50mm ² (estrutura-malha);

PLANTA BAIXA
ESCALA 1:100

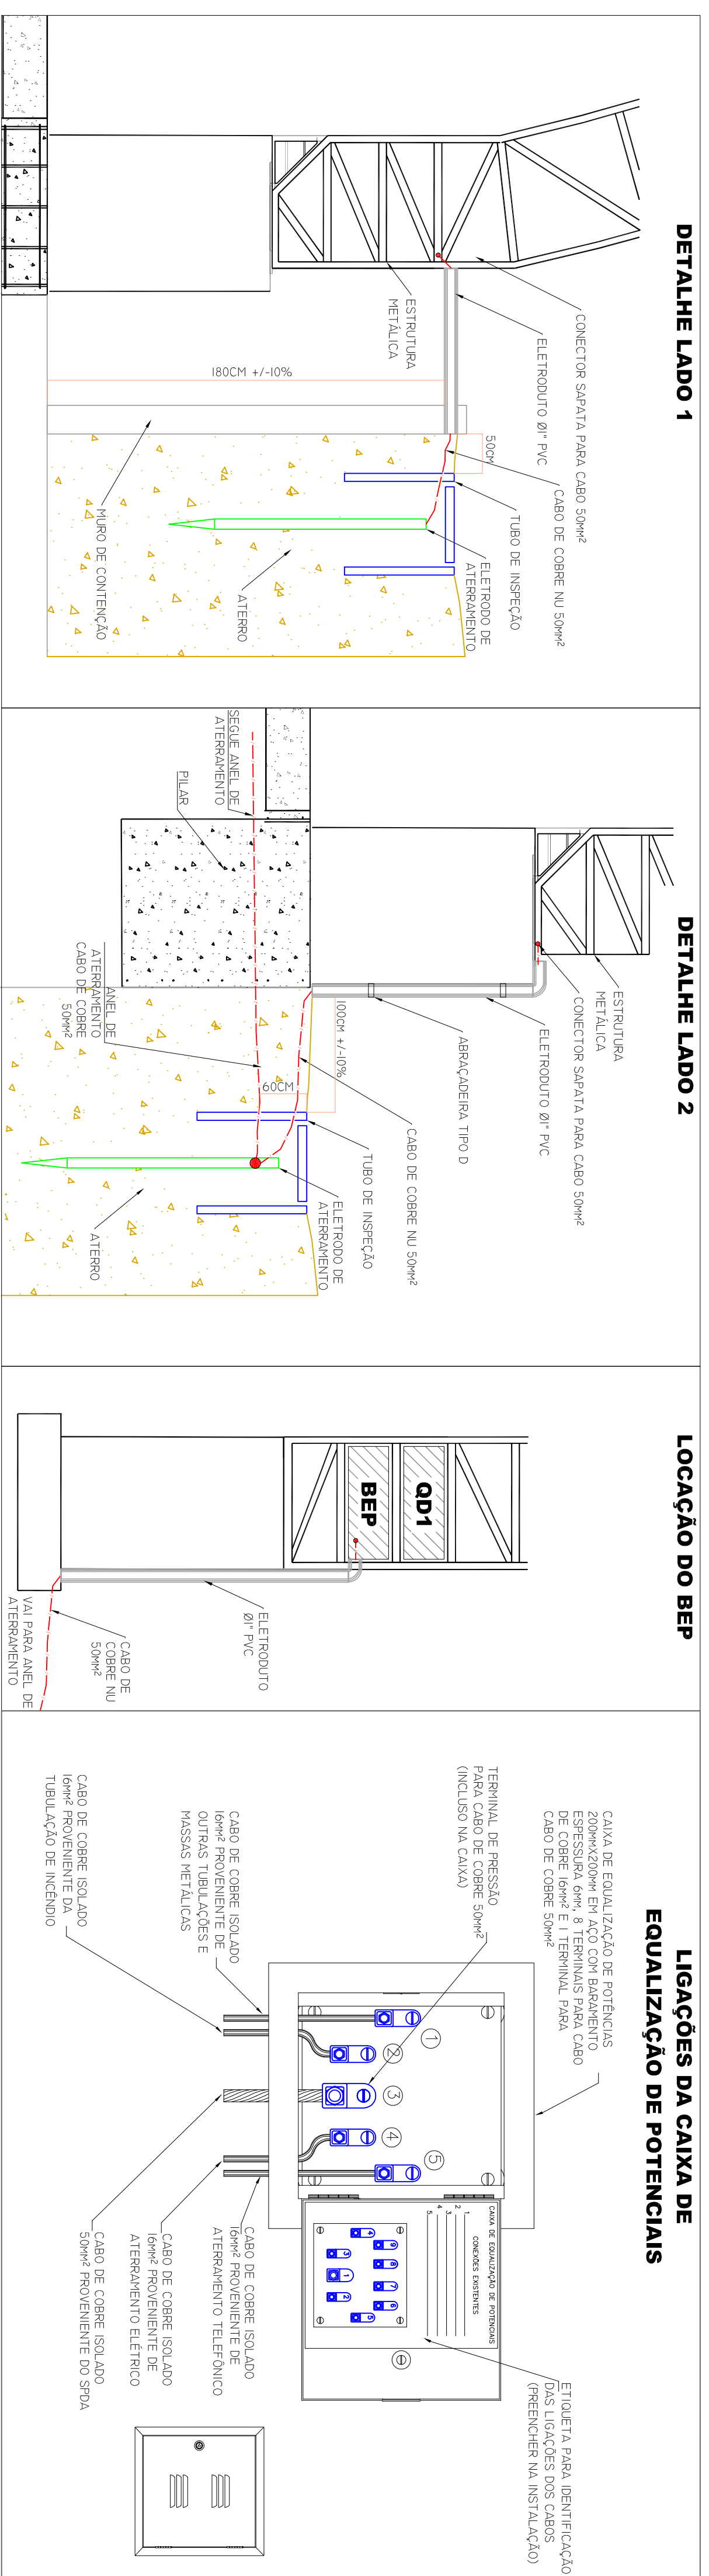

SISTEMA DE PROTEÇÃO CONTRA DESCARGAS ATMOSFÉRICAS

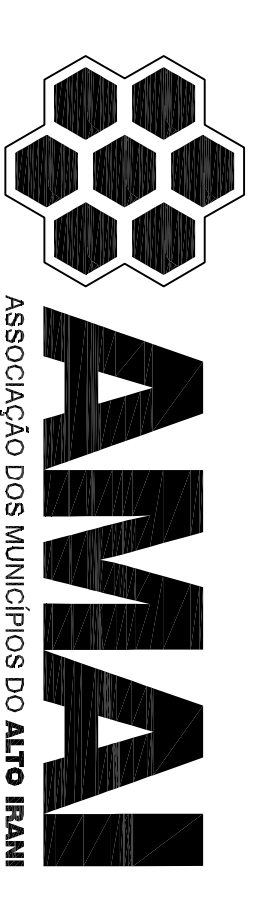

ASSOCIAÇÃO DOS MUNICÍPIOS DO ALTO IRANI

<p>Objeto: QUADRA COBERTA ESCOLA GILBERTO TAVARES</p>	<p>DATA: 03/2016</p>
<p>RESP. TÉCNICO: CHARES BARBERI/ENG. ELET./CREA-SC 130621-0</p>	<p>ESCALA: 1/100</p>
<p>Município: Bom Jesus / CNPJ: 01.551.168/0001-87</p>	<p>ÁREA(M²): 772,40</p>
<p>ESPECIFICAÇÃO: MALHA DE ATERRAMENTO LEGENDA DETALHADA</p>	<p>DESENHO: FRANCIANA: SPDA-01</p>